



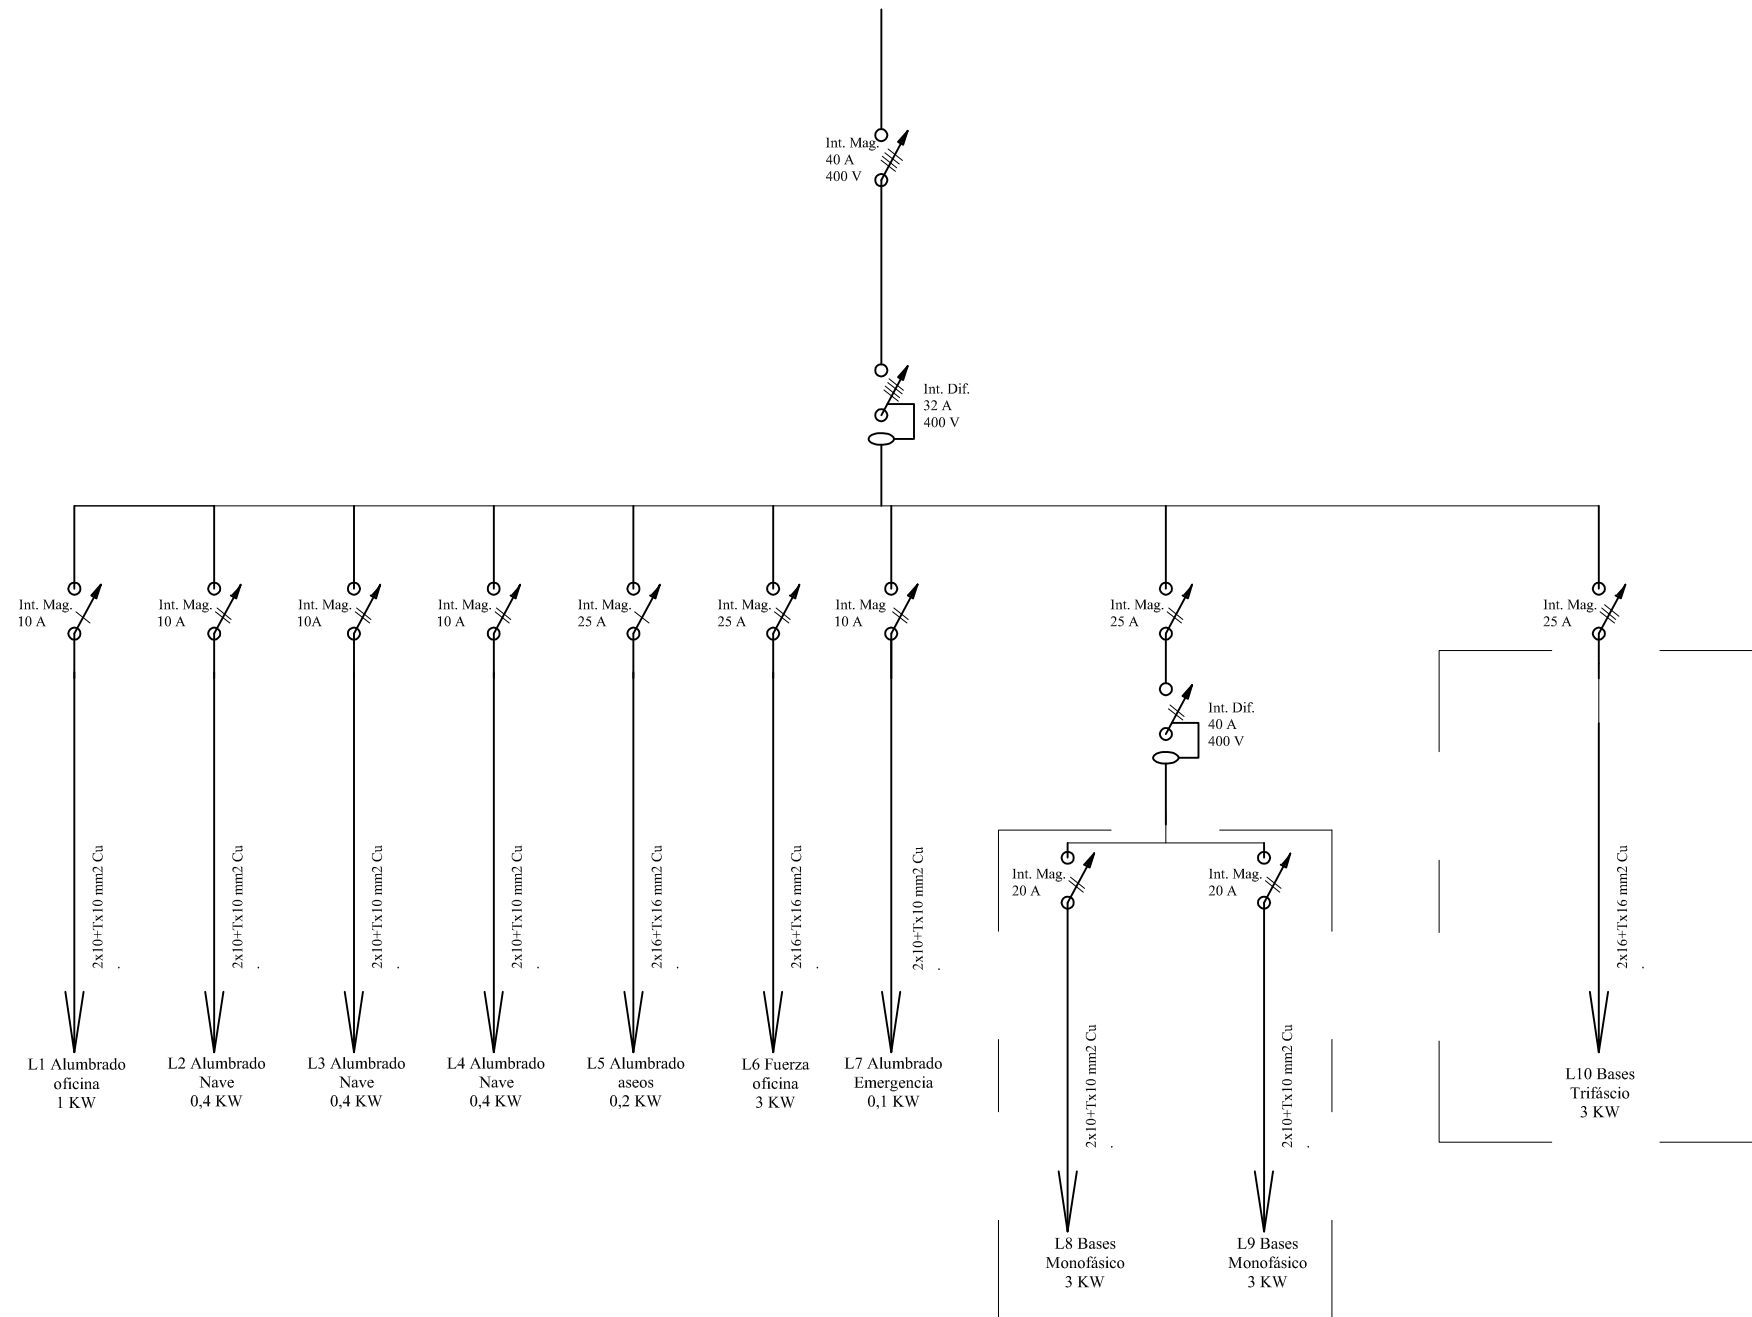
LEYENDA

- CUADRO GENERAL DE DISTRIBUCION DEL LOCAL
- LAMPARA DE LEDS DE 3 W c/u
- INTERRUPTOR OMNIPOLAR
- LUMINARIA DE EMERGENCIA FLUORESCENTE
140 LUMENES, LAMPARA 1x10W. IP-40.Clase I
- TOMA DE CORRIENTE MONOFASICA SHUCO 10/16A+T
- LAMPARA COLGANTE DE TECHO DE 400 W
-

	Nombre	Firma	Promotor:
Dibujado	José E. Moros Valle		Desguace Lorente, S.L.
	I.T. Industrial Col. nº 3.736		
ESCALA 1/50	<h3>PLANO DE: PLANTA PB OFICINA ELECTRICIDAD</h3>		<p>COLEGIO OFICIAL DE INGENIEROS TÉCNICOS INDUSTRIALES DE LA REGIÓN DE MURCIA VISA DO A LOS EFECTOS ESTADUTARIOS Fecha: 13/11/2013 Núm. Visado: 3354891305652M</p> <p>Colgado: JOSE ENRIQUE MOROS VALLE Sustituye a: Trabajo: DESGUACE LORENTE, S.L. ANEXO A PROYECTO ACTIVIDAD GESTOR DE RESIDUOS</p>

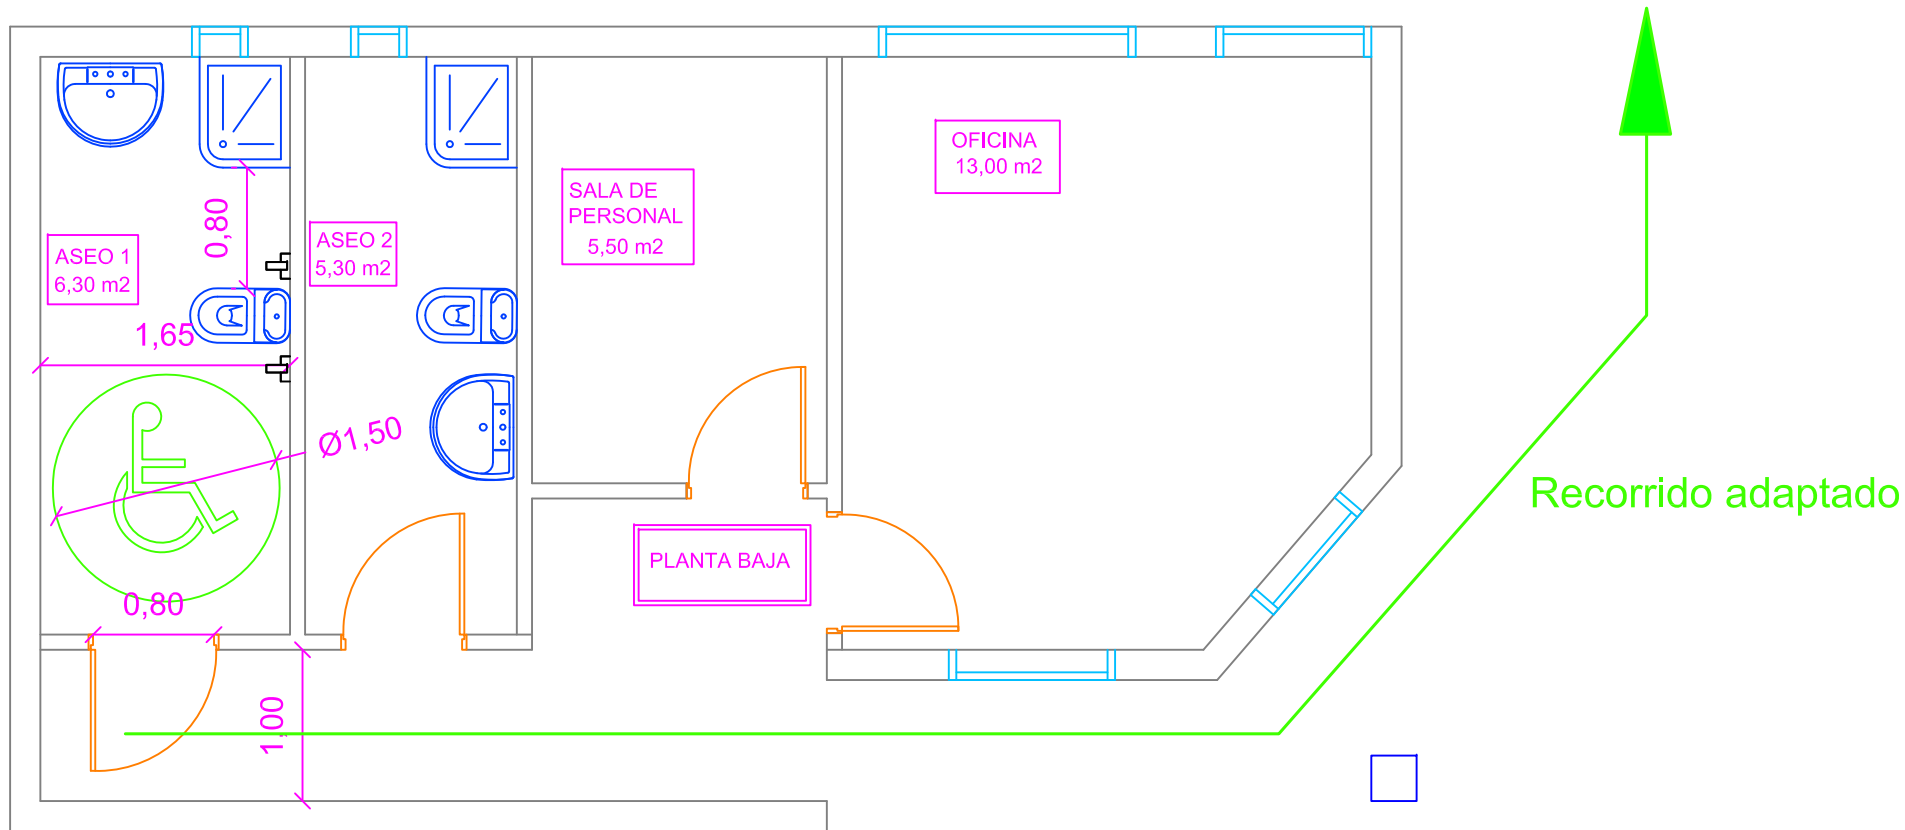

	Nombre	Firma	Promotor:	11
Dibujado	José E. Moros Valle I.T. Industrial Col. nº 3.736			
ESCALA 1/50	PLANO DE: ACCESIBILIDAD		 COLEGIO OFICIAL DE INGENIEROS TÉCNICOS INDUSTRIALES DE LA REGIÓN DE MURCIA VISTADO A LOS EFECTOS ESTATUTARIOS Fecha: 13/11/2013 Núm. Visado: 3354891305652M Colegiado: ENRIQUE MOROS VALLE Usuario: DESGUACE LORENTE, S.L. Trabajo: PROYECTO ACTIVIDAD GESTOR DE RESIDUOS	



	Nombre	Firma	Promotor:
Dibujado	J. E. Moros Valle I.T. Industrial Col. 3.736		Desguace Lorente, S.L.
ESCALA:	Plano de:		
S/E	ESQUEMA UNIFILAR		
	Sustituido por:		

